


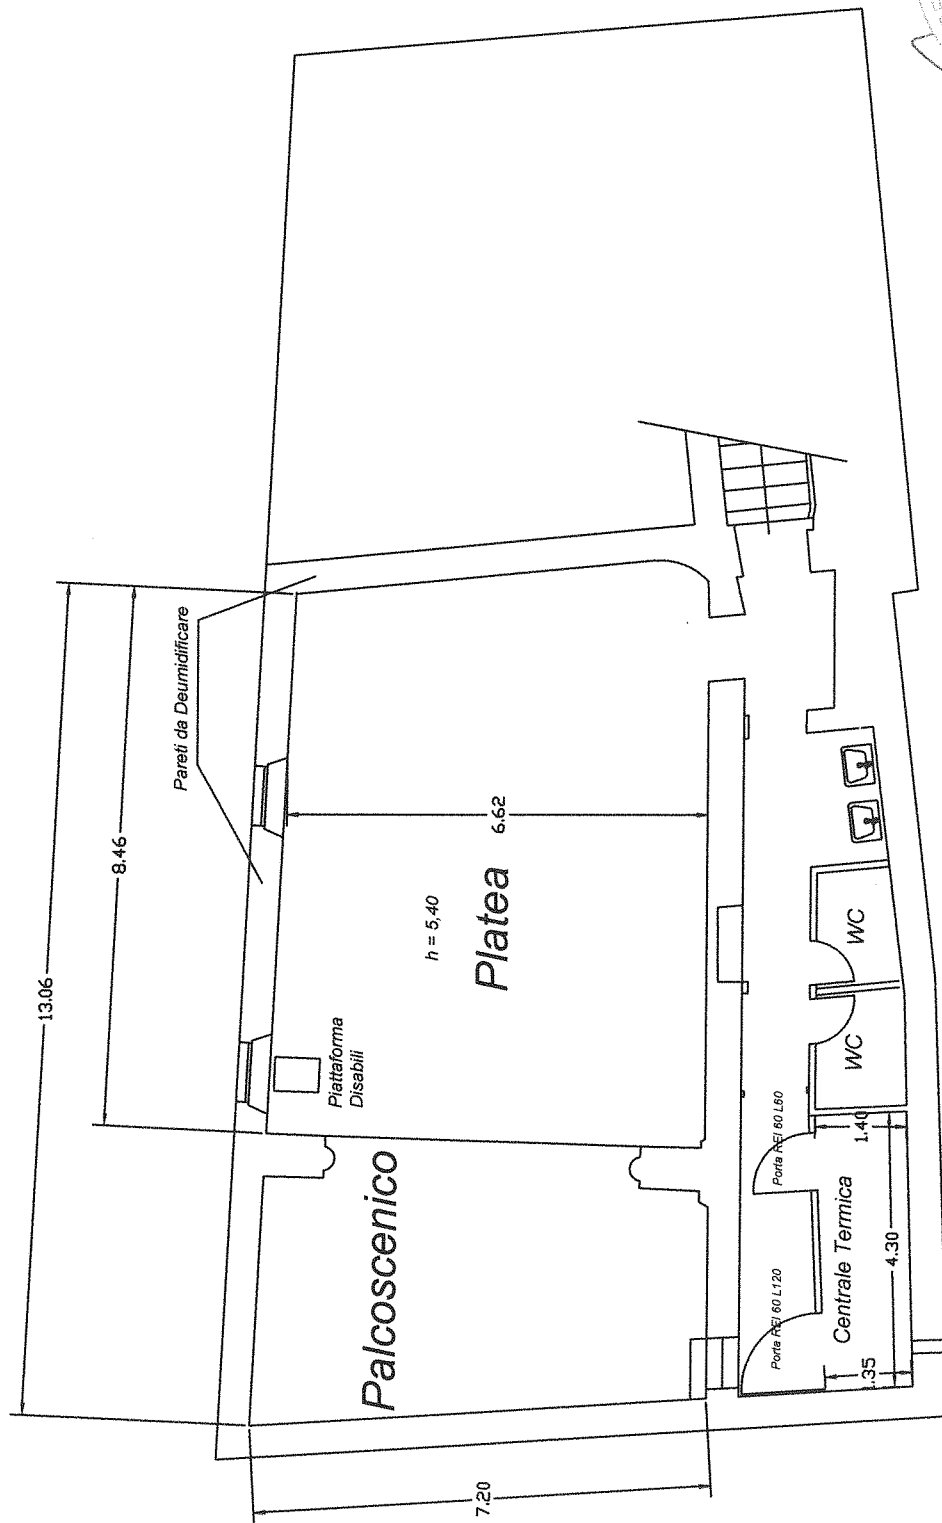

OGGETTO:

Teatro Servadio

Pianta Piano Terra - Stato Modificato

1 10/09/2015 Precise dimensioni Centrale Termica

REVISI
2
3

SCALA: 1:100

Studio Tecnico Habitat 2000

Via Saur Gamma, 2 - 53021 Abbadia S.S. (SI) - Tel. Fax. 0577777240

N° COMMESSA:

N° DISEGNO: AR4

CLIENTE:

Comune Abbadia S.S.